

照明裝置及消防安全維護圖例

圖例	名稱
☉	吸聲日光燈 26Wx1
—	15山型鐵線網日光燈 28Wx1
⊗	筒燈 26Wx2
⊕	攝影機
⊙	手控型滅火器攝影機
⊖	緊急出口
⊗	防火區劃室編號 註: 250m

工程名稱
南寧高中新校區總體設計及實施工程
安全維護檢討表及壹層安全維護平面圖

劉小賢 建築師
劉小賢 建築師事務所
劉小賢 建築師事務所
劉小賢 建築師事務所

安全維護檢討表及壹層安全維護平面圖

建築工程
核閱 劉小賢
審核 劉小賢
繪圖 高鳳儀
水電、消防工程
核閱 劉小賢
審核 劉小賢
繪圖 劉小賢

比例
劉小賢

請照圖說
修改內容


修改內容

修改內容

修改內容

修改內容


修改內容

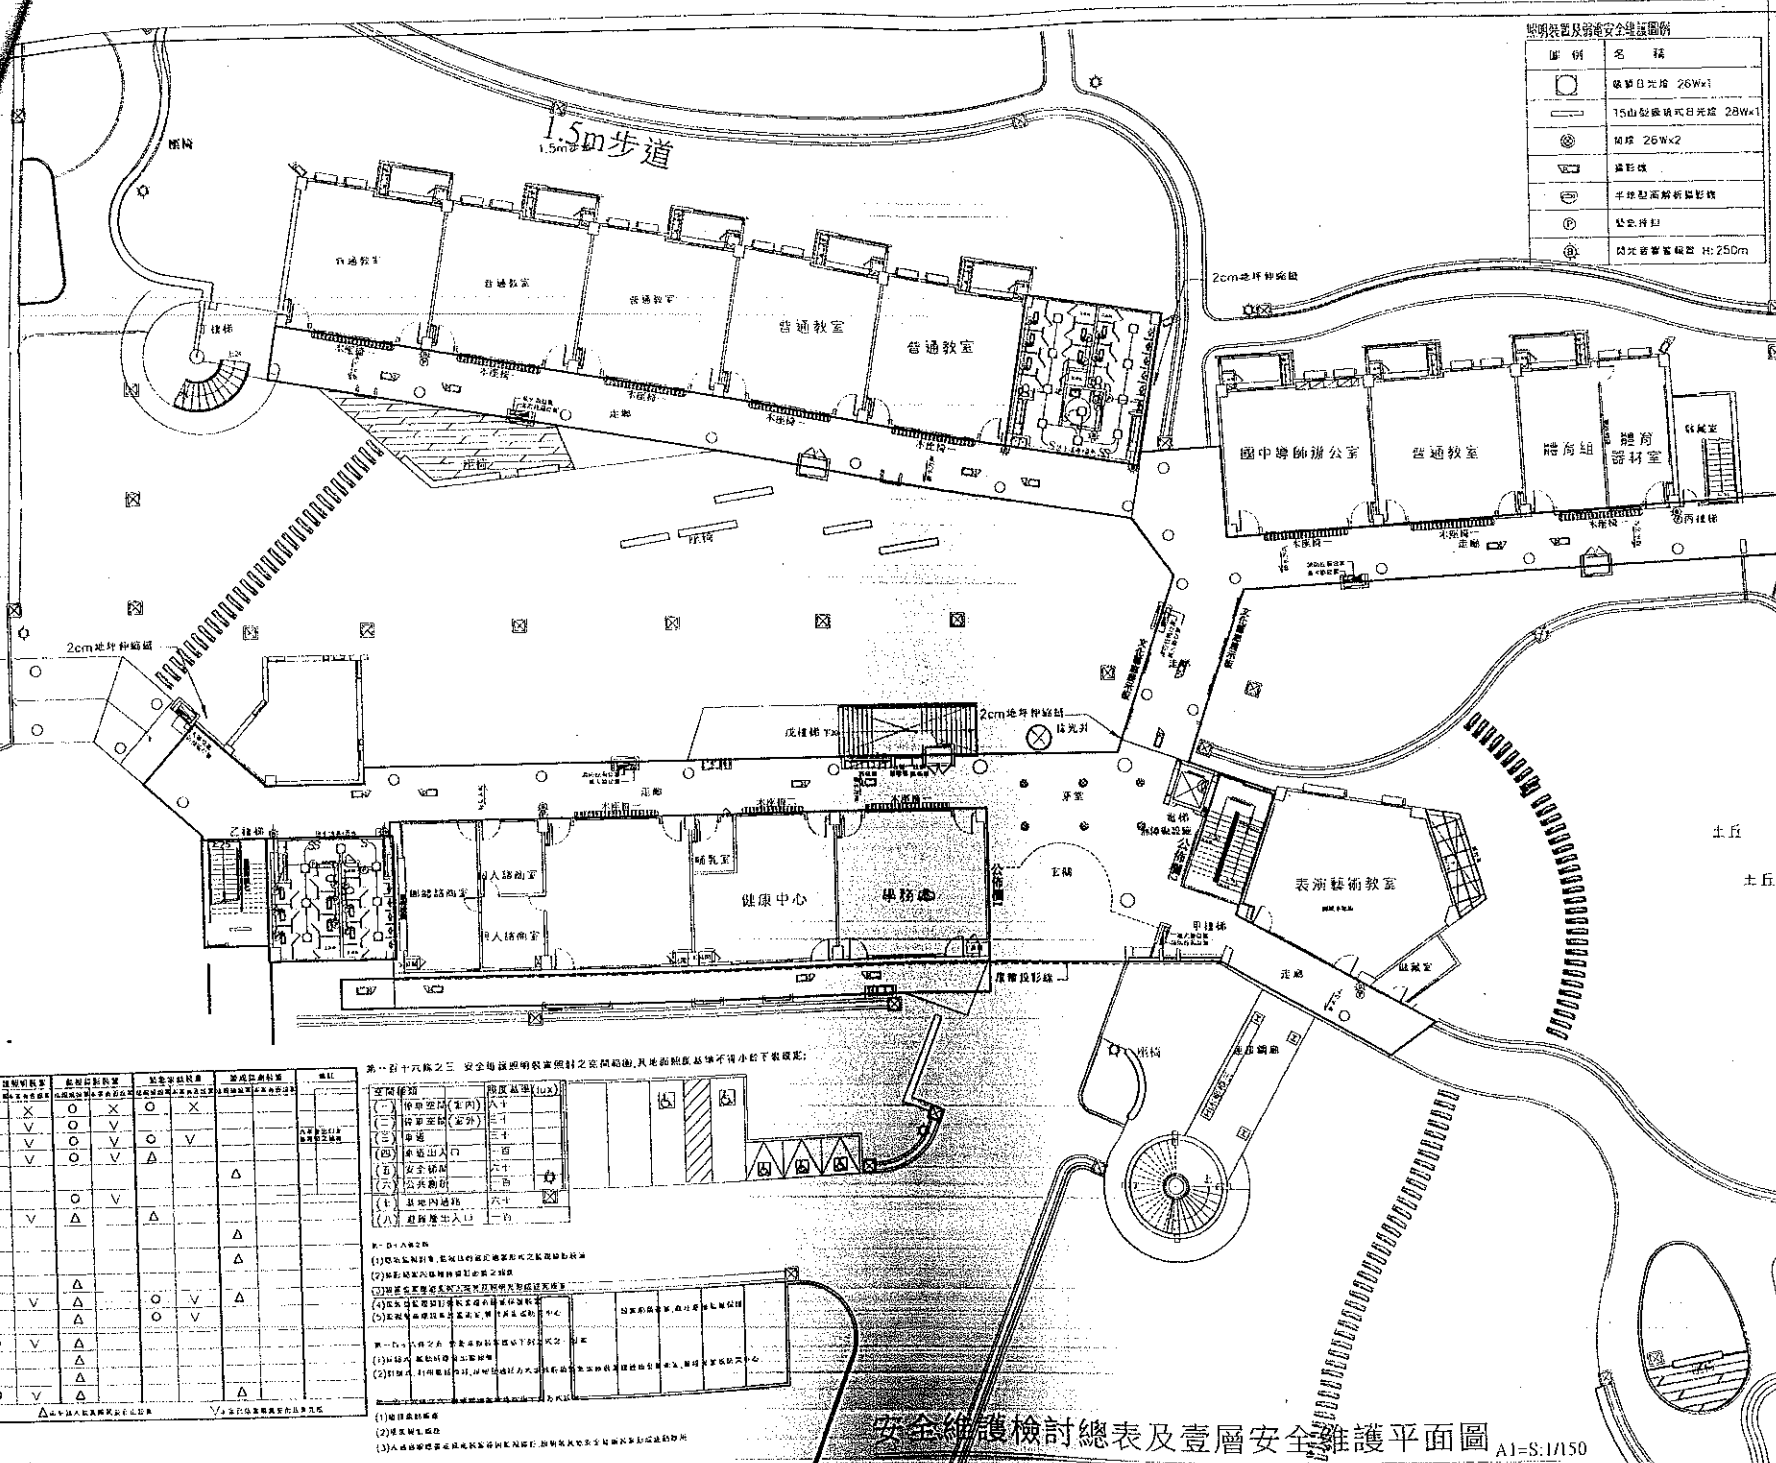

安全維護檢討表	安全維護檢討表	安全維護檢討表	安全維護檢討表	安全維護檢討表	安全維護檢討表
(1) 樓梯出入口	○	×	○	×	○
(2) 樓梯	○	○	○	○	○
(3) 樓梯出入口	○	○	○	○	○
(4) 樓梯	○	○	○	○	○
(5) 樓梯出入口	○	○	○	○	○
(6) 樓梯	○	○	○	○	○
(7) 樓梯出入口	○	○	○	○	○
(8) 樓梯	○	○	○	○	○
(9) 樓梯出入口	○	○	○	○	○
(10) 樓梯	○	○	○	○	○
(11) 樓梯出入口	○	○	○	○	○
(12) 樓梯	○	○	○	○	○
(13) 樓梯出入口	○	○	○	○	○
(14) 樓梯	○	○	○	○	○
(15) 樓梯出入口	○	○	○	○	○


第一層安全維護檢討表之空間設備,其地面距離不得小於下表數值:

空間設備	地面距離(m)
(一) 樓梯出入口(室內)	八十
(二) 樓梯出入口(室外)	三十
(三) 樓梯	三十
(四) 樓梯出入口	一百
(五) 安全梯	六十
(六) 公共廁所	六十
(七) 基地內道路	六十
(八) 樓梯出入口	一百

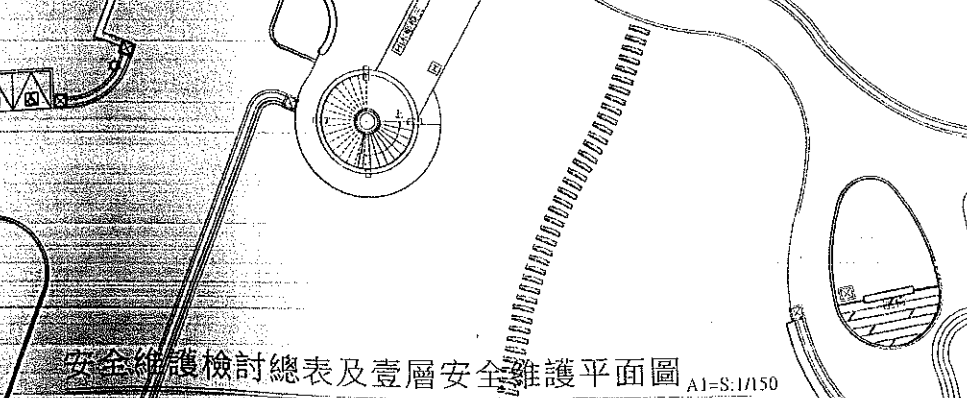

安全維護檢討總表及壹層安全維護平面圖
A1=S:1/50
A3=S:1/300

第一層安全維護檢討表之空間設備,其地面距離不得小於下表數值:
(如有修改,請於圖上註明)

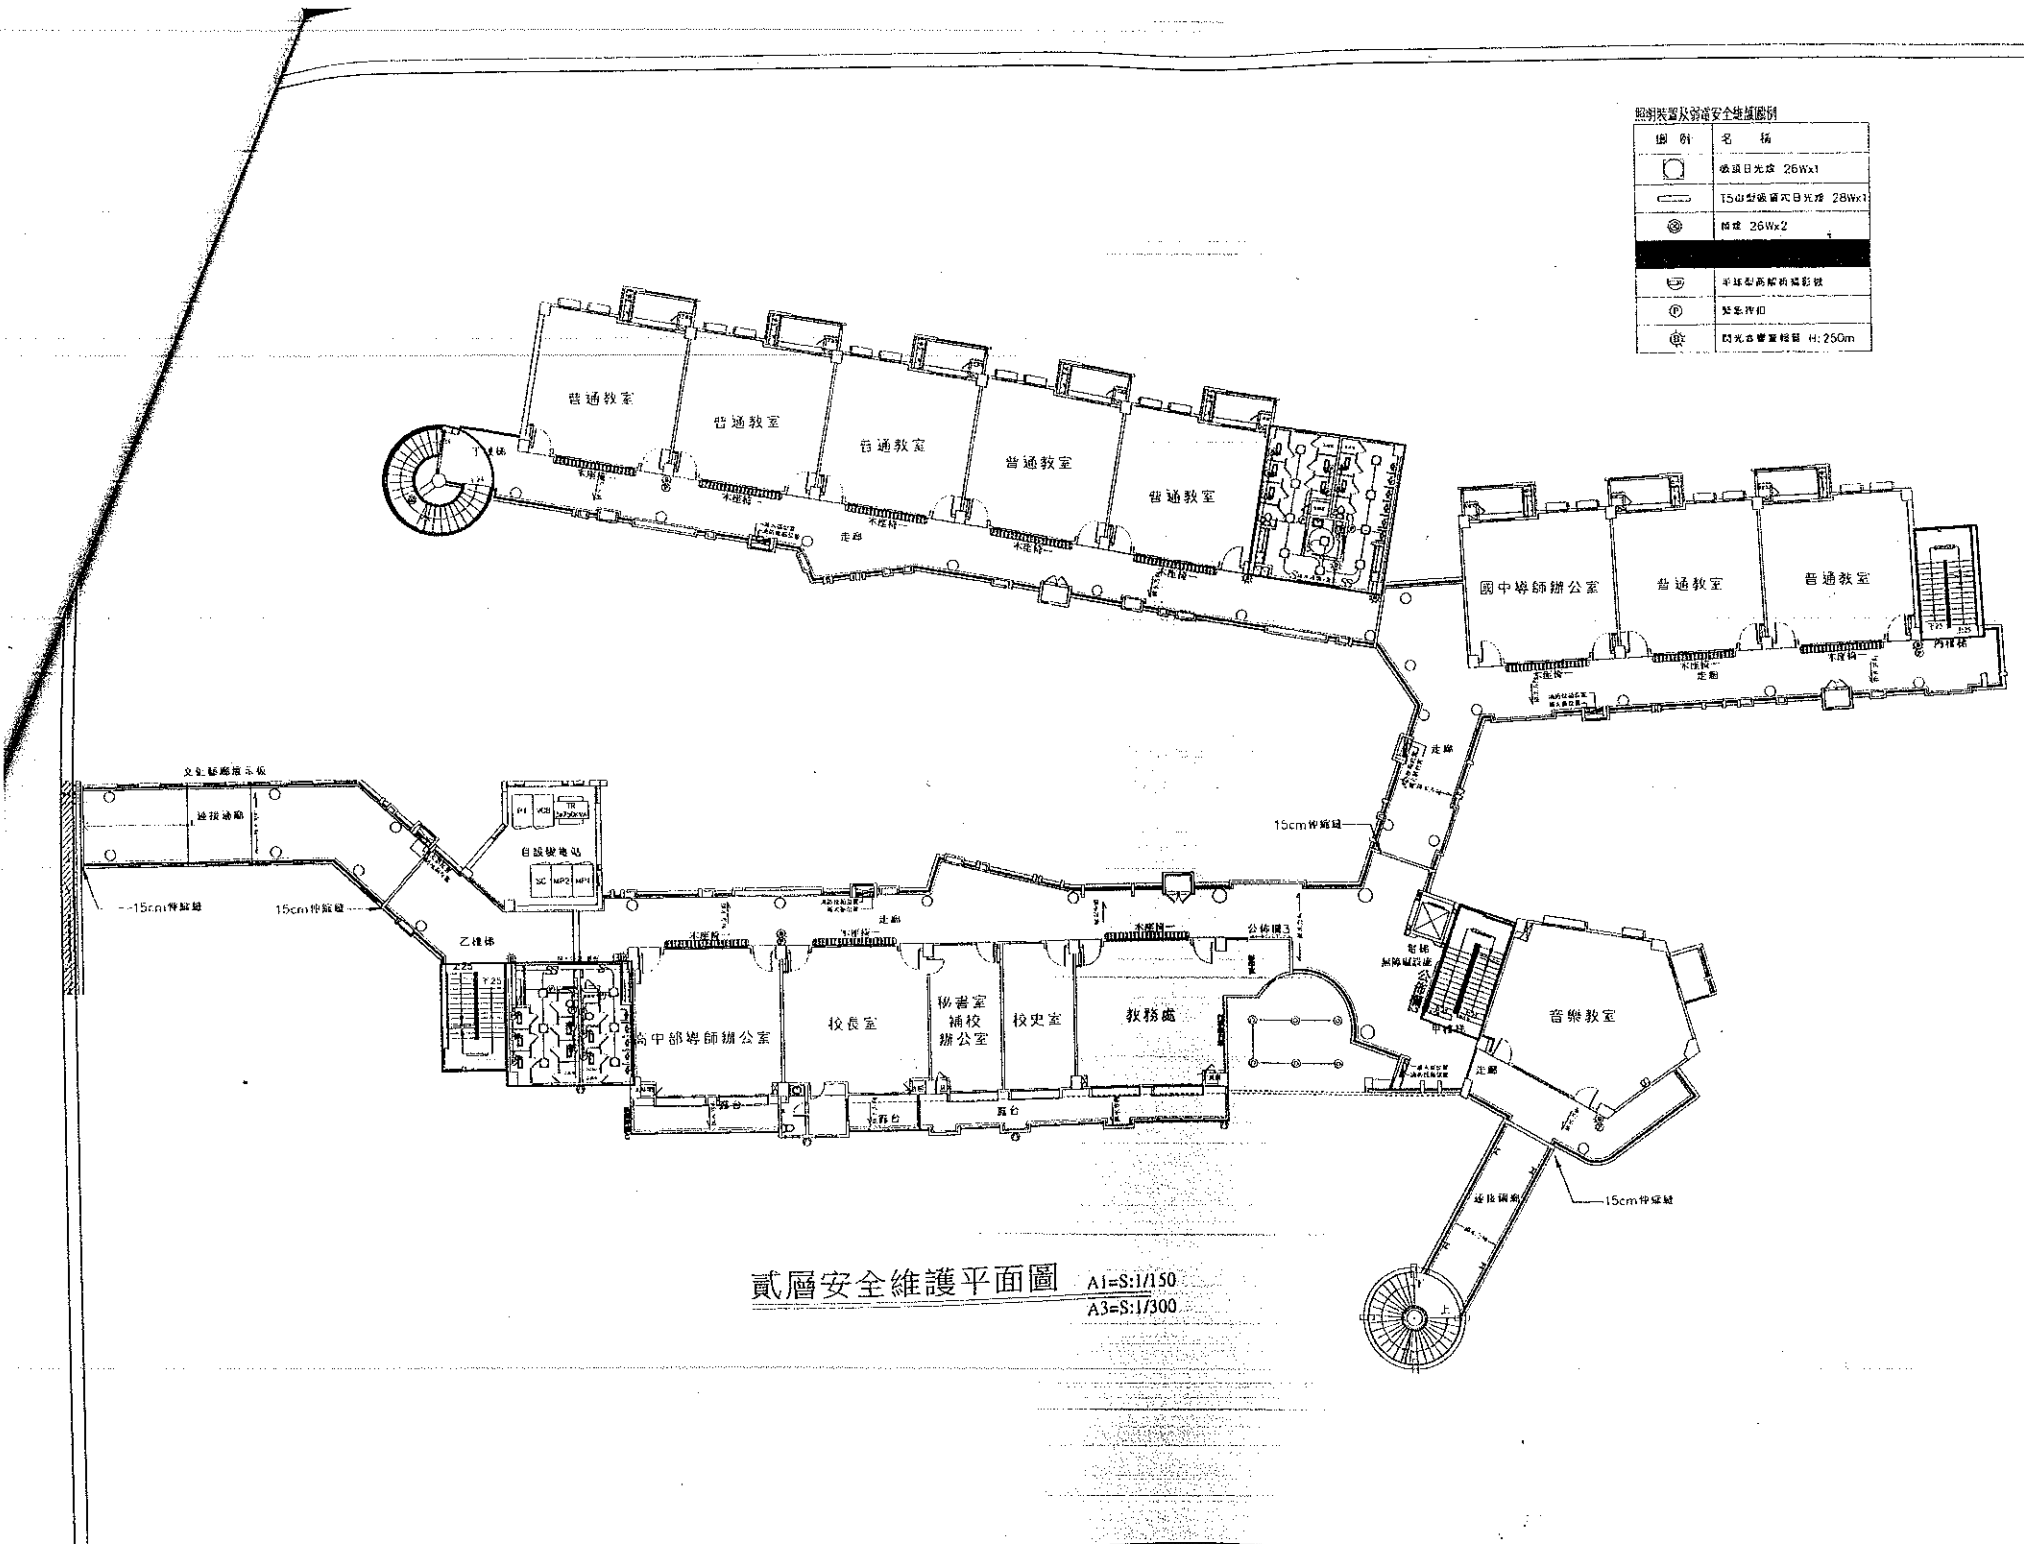

照明裝置及避難安全設施圖例


圖例	名稱
□	玻璃日光燈 26Wx1
⊏	15cm型玻璃日光燈 28Wx1
●	筒燈 26Wx2
○	半圓型高脚筒型攝影燈
◎	緊急出口
☉	閃光告警系統 H: 250cm

貳層安全維護平面圖 A1=S:1/150
A3=S:1/300

工程名稱 重慶工程委託技術服務案	重慶市南岸區海棠溪鎮海棠溪中學
設計單位 劉永賢建築師事務所	重慶市南岸區海棠溪鎮海棠溪中學
圖名 二層安全維護平面圖	二層安全維護平面圖
建築工程	建築工程
投師 劉永賢	劉永賢
繪圖 高慶	高慶
本圖 消防工程	消防工程
校核	
審核	
繪圖	
比例	如圖所示
請照圖說	
修改內容	
圖號	A1-23
請照圖號	23/125
修改內容	23/180
日期	107.03

照明裝置及避難安全維護圖例

圖例	名稱
	吸頂日光燈 26Wx1
	T5山型吸頂式日光燈 26Wx1
	筒燈 26Wx2
	半導型風扇吸風器
	緊急按鈕
	閃光警報器 H: 250m

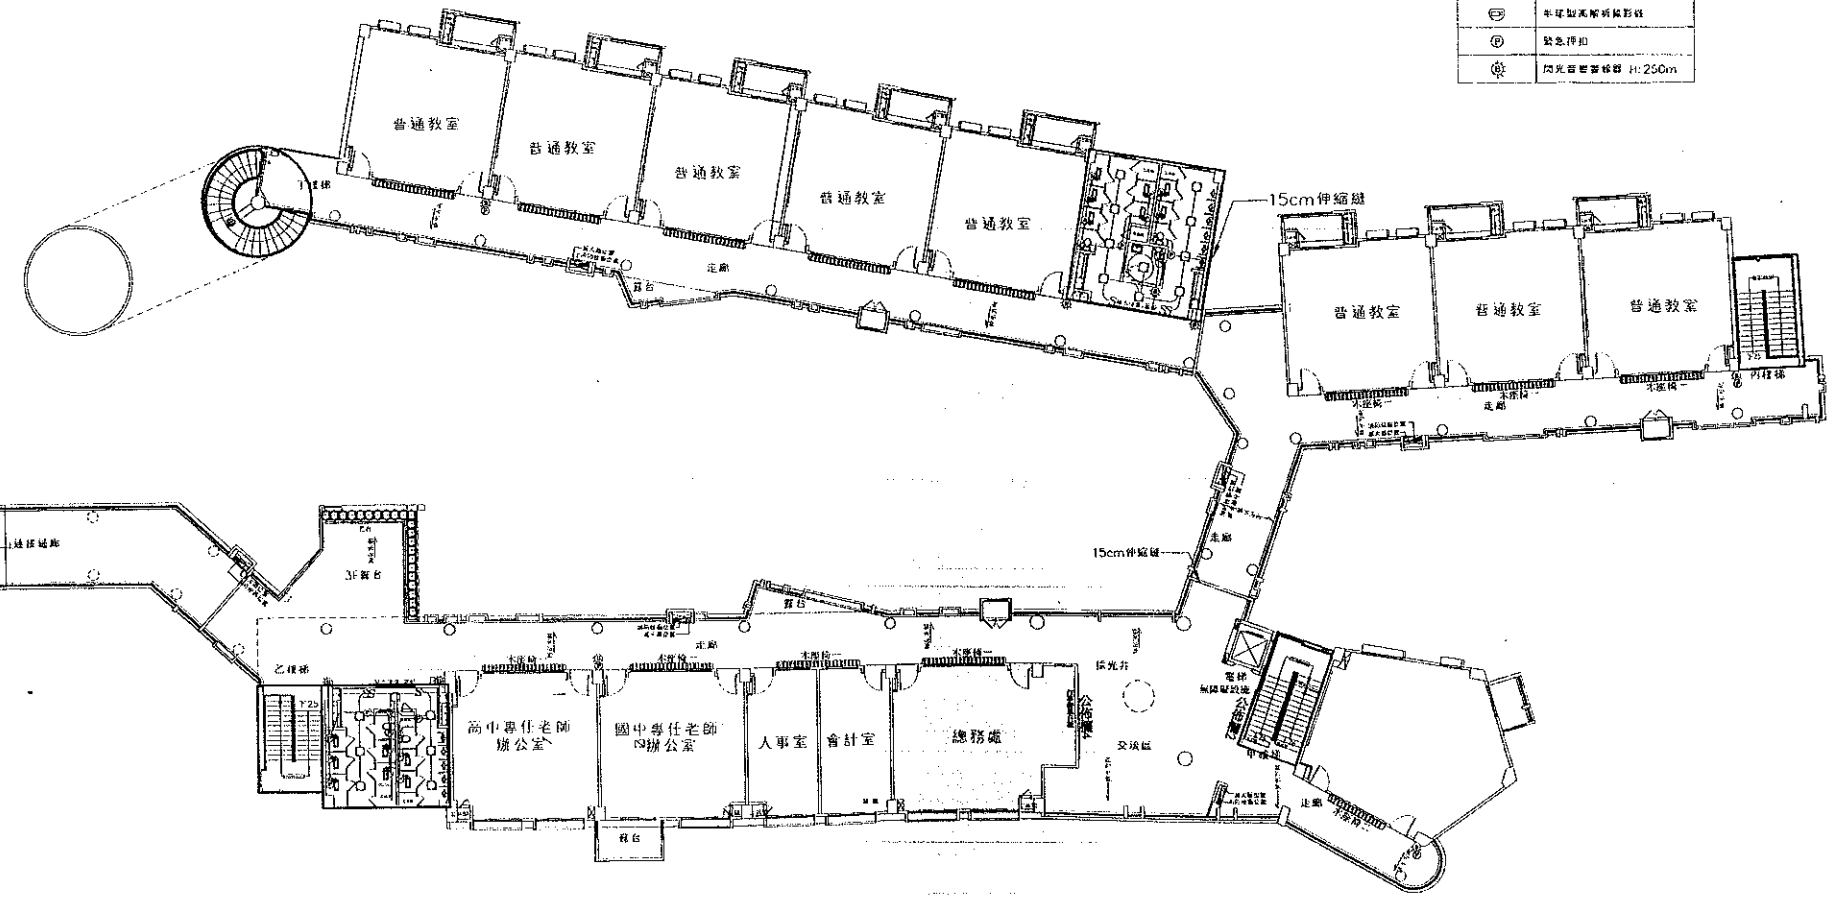

參層安全維護平面圖 A1=S:1/150
 A3=S:1/300

